

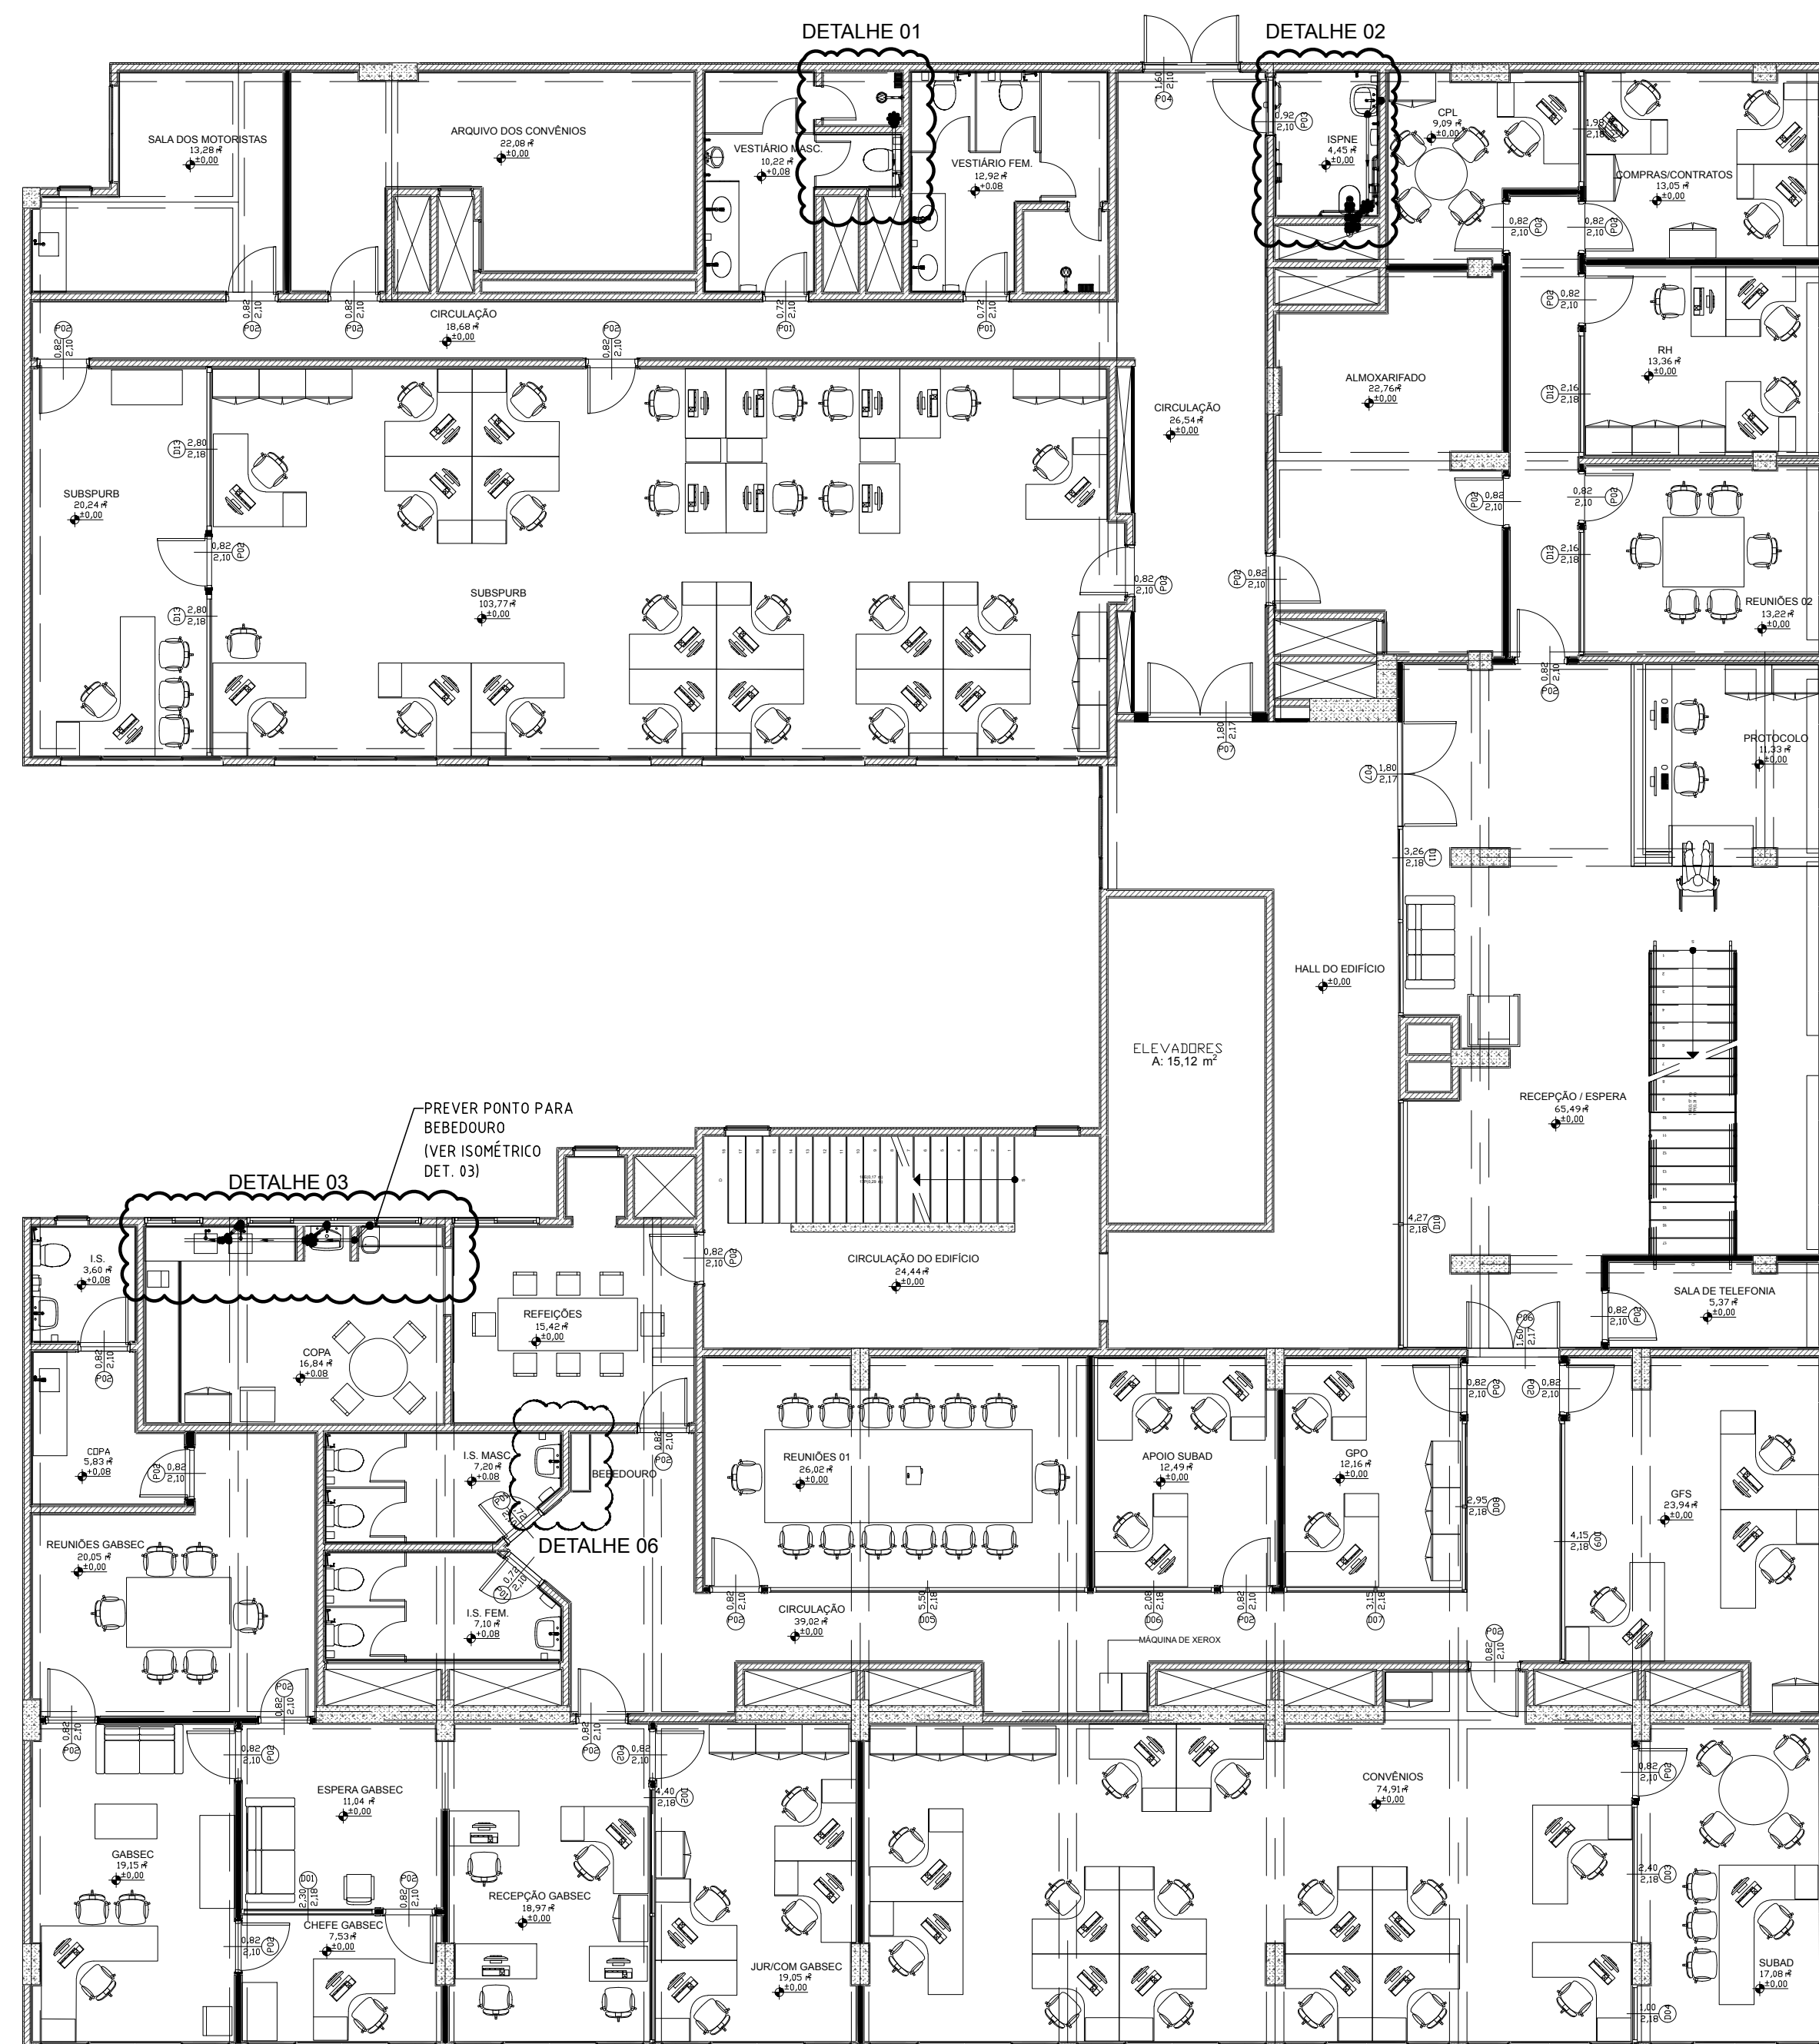


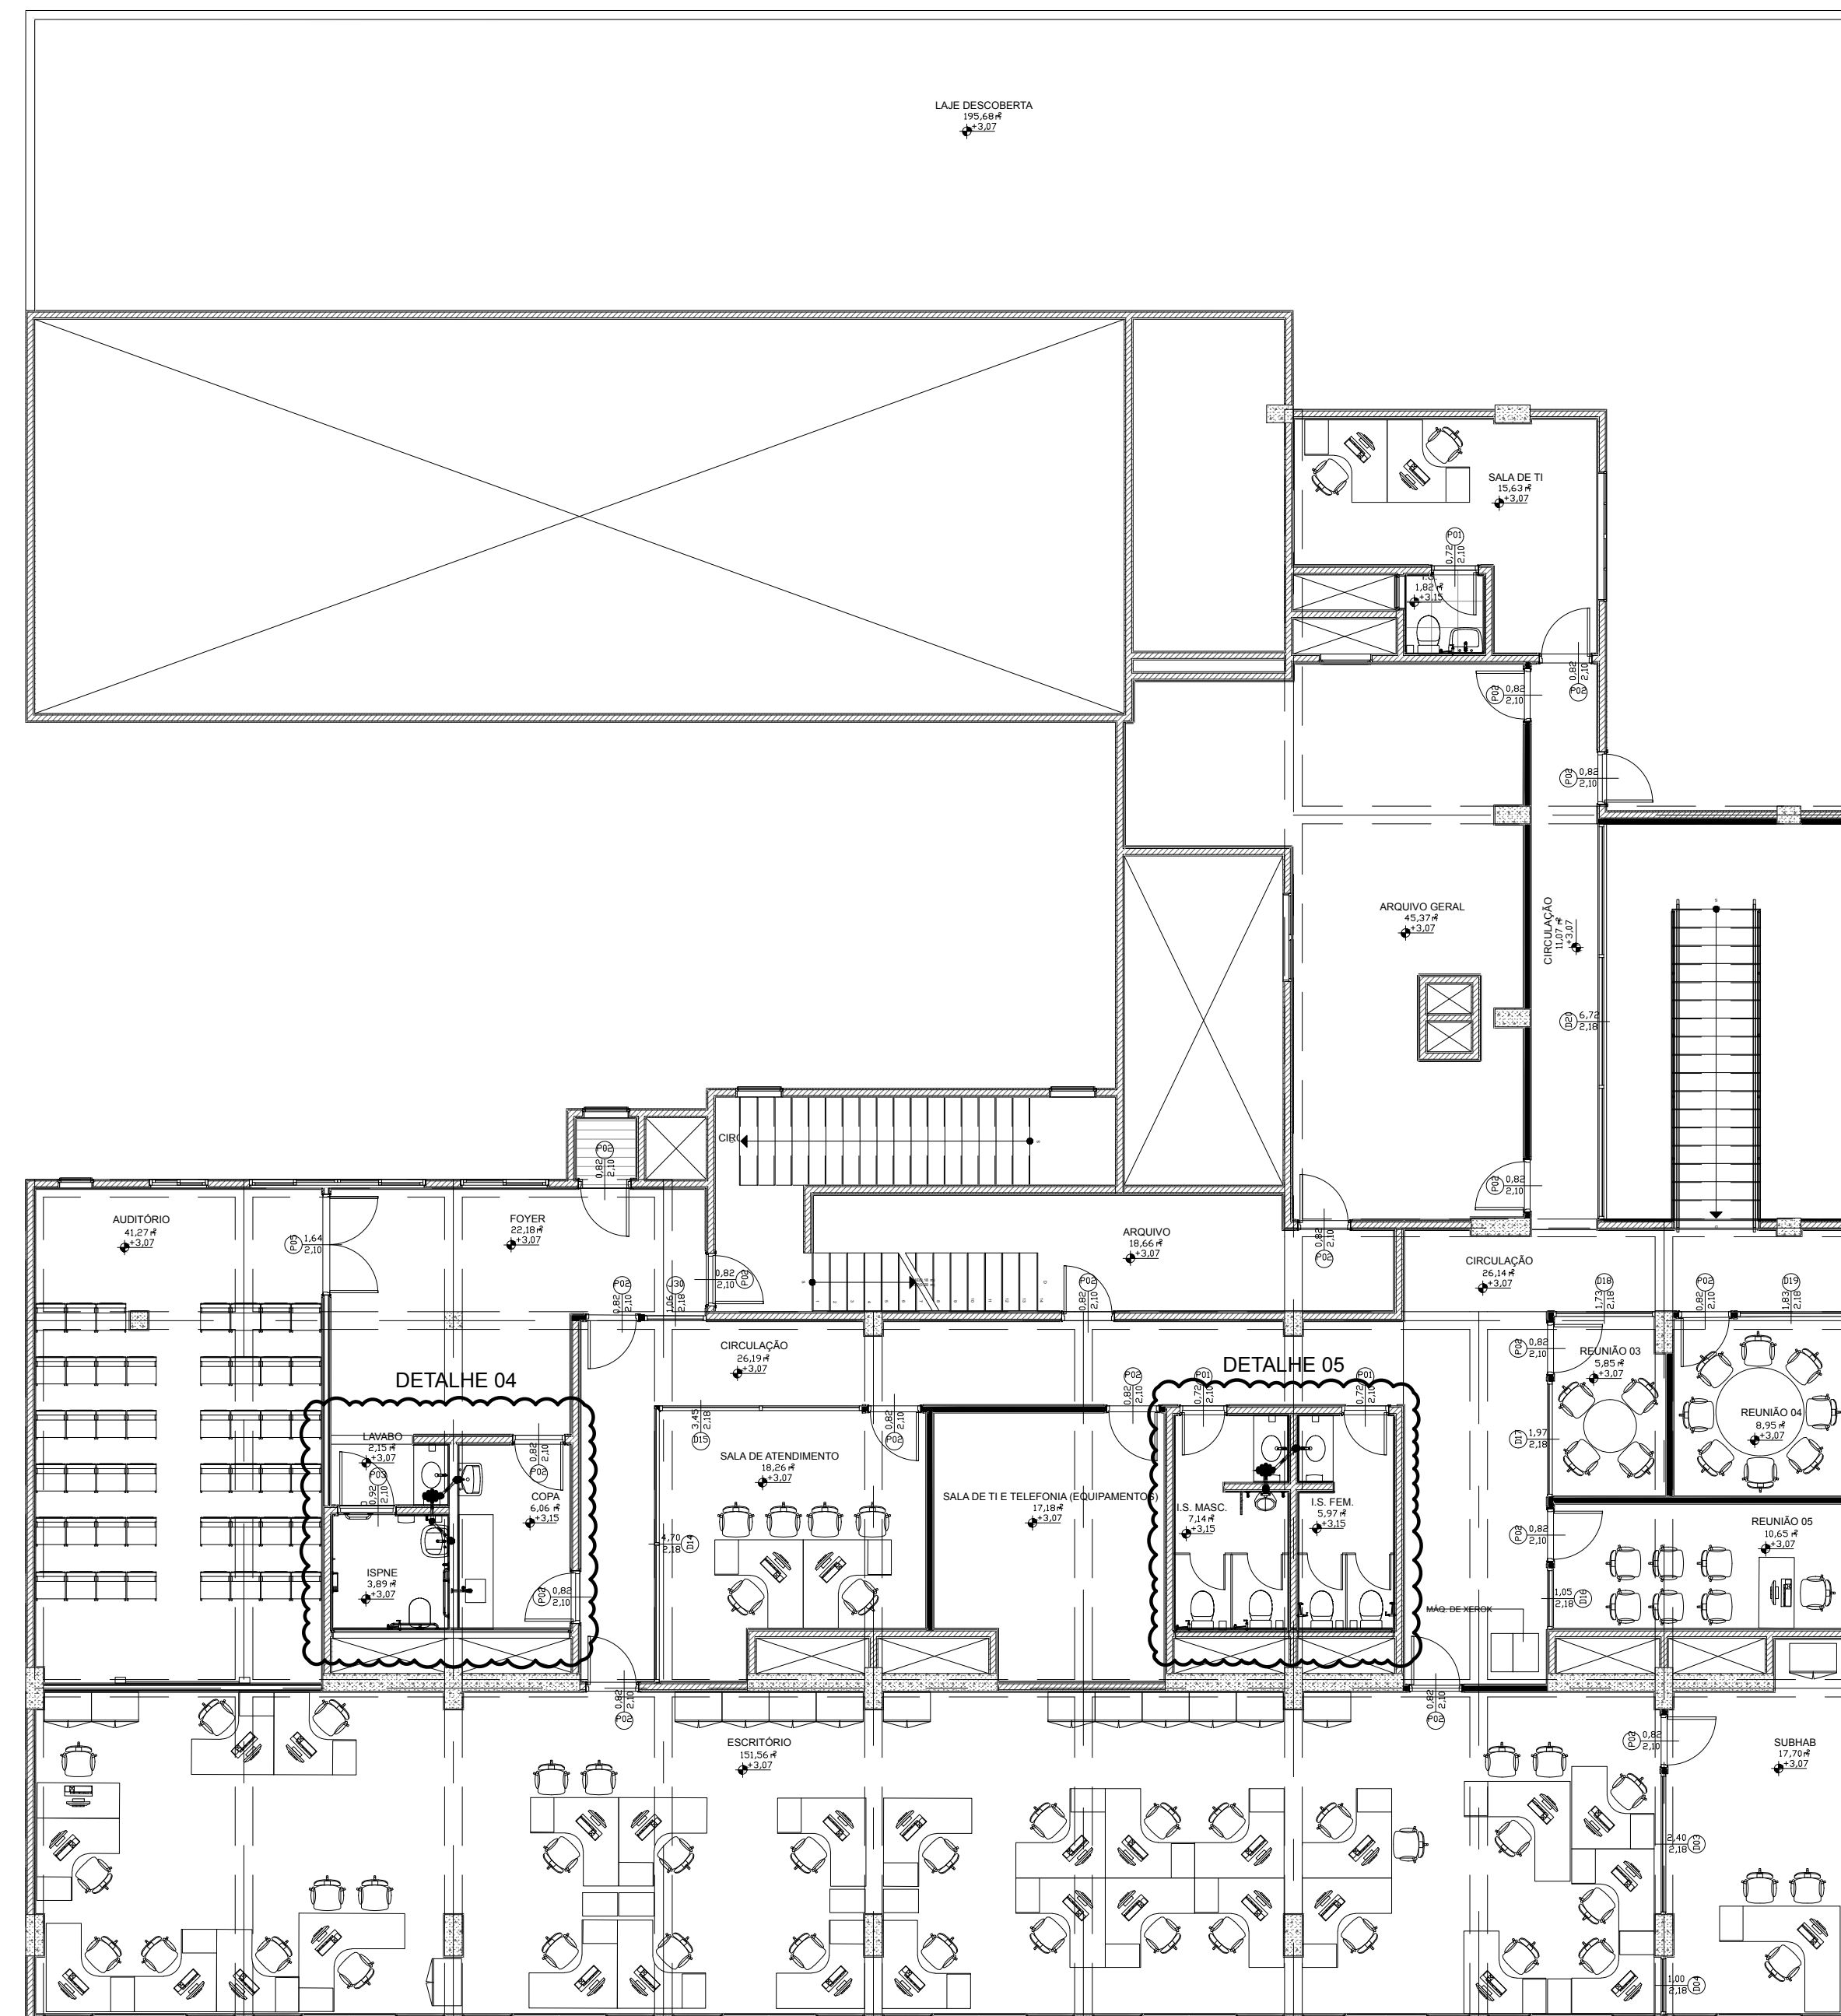


PLANTA BAIXA - 20º PAVIMENTO

Escala: 1:100

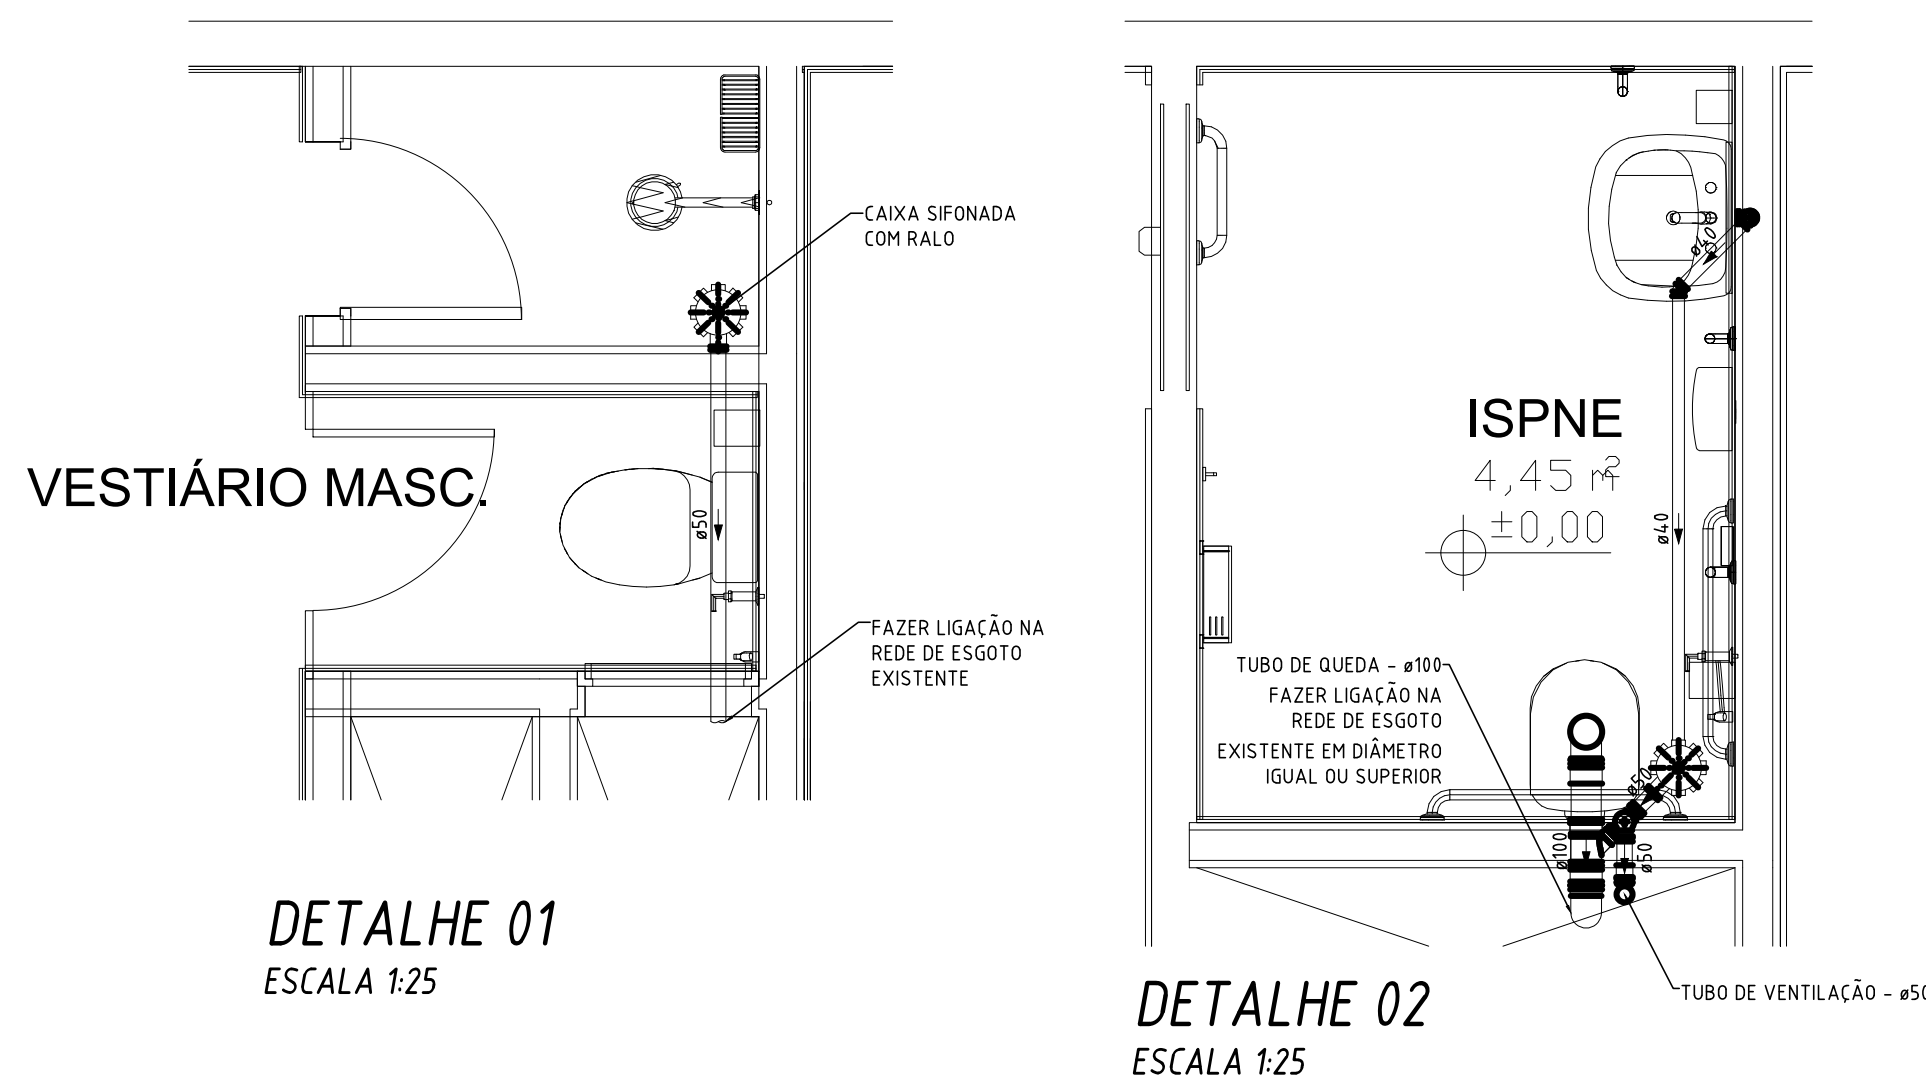


PLANTA BAIXA - 21º PAVIMENTO

Escala: 1:100

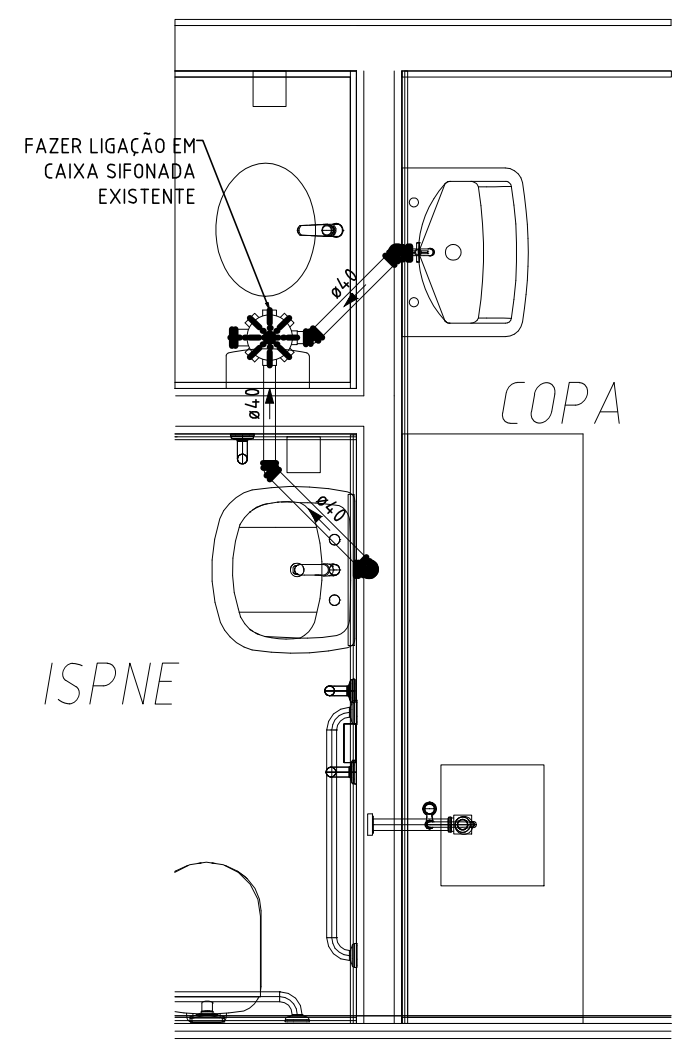

DETALHE 04
ESCALA 1:25

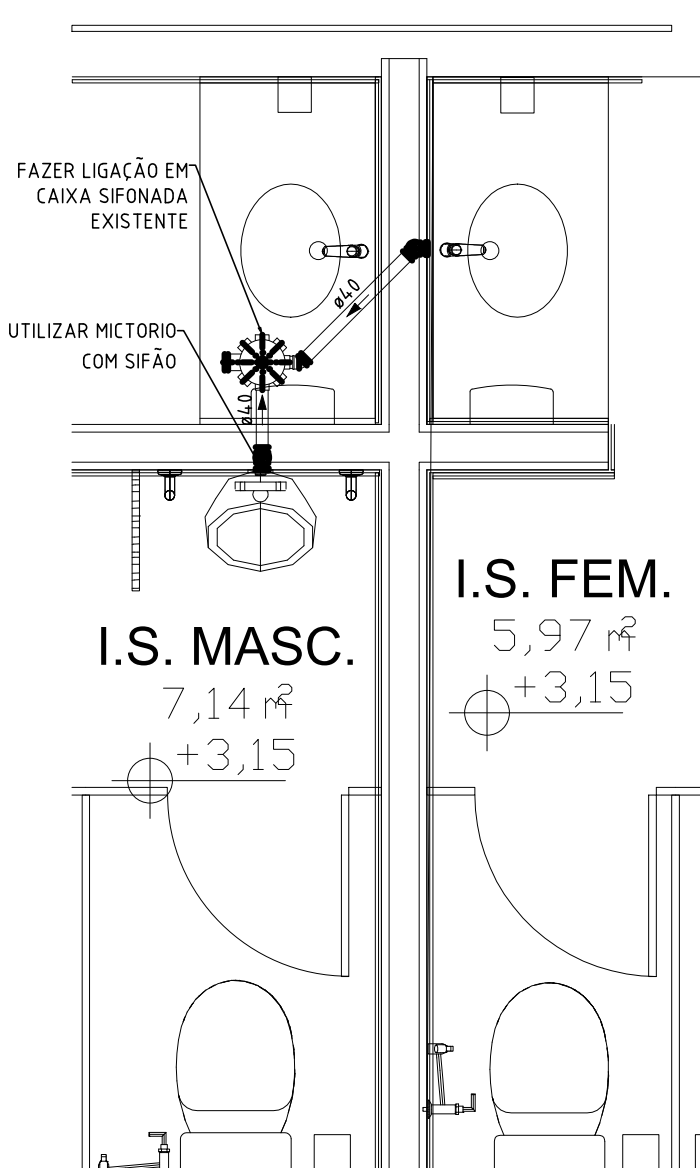

DETALHE 05
ESCALA 1:25

- NOTAS GERAIS:
- 1 - COTAS E NÍVEIS EM METRO;
 - 2 - TODAS AS MEDIDAS DEVERÃO SER CONFERIDAS E CONFIRMADAS NA OBRA;
 - 3 - CONSIDERA-SE COMO EQUIVALENTE O MATERIAL DE CONSTRUÇÃO E ACABAMENTOS QUE POSSUA AS MESMAS CARACTERÍSTICAS DO MATERIAL INDICADO EM PROJETO OU DE QUALIDADE SUPERIOR, CONFORME NORMAS VIGENTES.
 - 4 - TODOS OS MOBILIÁRIOS DEVERÃO ATENDER AS NORMAS DE ERGONOMIA E ACESSIBILIDADE CONFORME A NBR9050.

CLIENTE
CONSELHO REGIONAL DE CONTABILIDADE DO ESPÍRITO SANTO - CRC-ES

ENDEREÇO DA OBRA
RUA ALBERTO DE OLIVEIRA SANTOS,42 - ED. AMES - CENTRO

CIDADE
VITÓRIA

ESTADO
ESPÍRITO SANTO

IDENTIFICAÇÃO
REFORMA DO 20º E 21º ANDARES PARA A SEDURB-ES

DATA
OUTUBRO/2019

ARQUIVO DIGITAL
QUADOO_CRC-ES_SEDURB_HID_01_A.dwg

TELEFONE DE CONTATO
(31)99762-5915

CONTEÚDO
PLANTAS E DETALHES

ETAPA
EXECUTIVO

DISCIPLINA
HIDROSSANITÁRIO

ÁREA
1.383,50m2

FOLHA
01

RESPONSÁVEL TÉCNICO

RÔMULO SILVA
ENGENHEIRO CIVIL CREA 55.238/D

Quadoo
arquitetura corporativa

Avenida dos Andradas,3000 - Santa Efigênia
wework Boulevard Shopping - CEP 30.260-070
Belo Horizonte - MG

www.quadoo.com.br | atendimento@quadoo.com.br

OBSERVAÇÕES:

- 1) ESPECIFICAÇÃO TUBULAÇÃO:
ÁGUA FRIA: TUBOS E CONEXÕES DE PVC SOLDÁVEL (classe 15)
ÁGUA QUENTE: TUBOS E CONEXÕES CPVC AQUATHERM
ESGOTO E AP.: TUBOS E CONEXÕES PVC ESGOTO
PONTA E BOLSA SOLDÁVEL
- 2) DECLIVIDADES MÍNIMAS (QUANDO NÃO INDICADO):
100mm ----- 2%
75mm ----- 3%
50mm ----- 3%
40mm ----- 3%
PLUVIAL --- 1%